


MAPA DO CELÓW PROJEKTOWYCH

skala 1 : 500
 godło mapy: 402.434.052.3
 402.434.054.1
 402.434.054.2
 402.443.011.3
 402.443.013.1

Woj. wielkopolskie
 Powiat: czarnkowsko-trzaniecki
 Jednostka ewidencyjna: 300201_1, Czarnków
 Obręb: 0001, M. Czarnków
 Układ współrzędnych: 1965
 Układ odniesienia: Krasnodol
 Stan na dzień: 17-07-2014
 Identyfikator: GK.C.6640.647.2014

Wykonał:
 Firma Hardiwo - Usługiwo, MARKO,
 Marek Horaszkiewicz
 Genetika uprzejmy 17508
 Ul. Mysłowska 2 tel. 255-99-52
 64-700 Czarnków kom.0098-194-808

Kierownik robót
 genetika uprzejmy 18950
 Tomasz J...

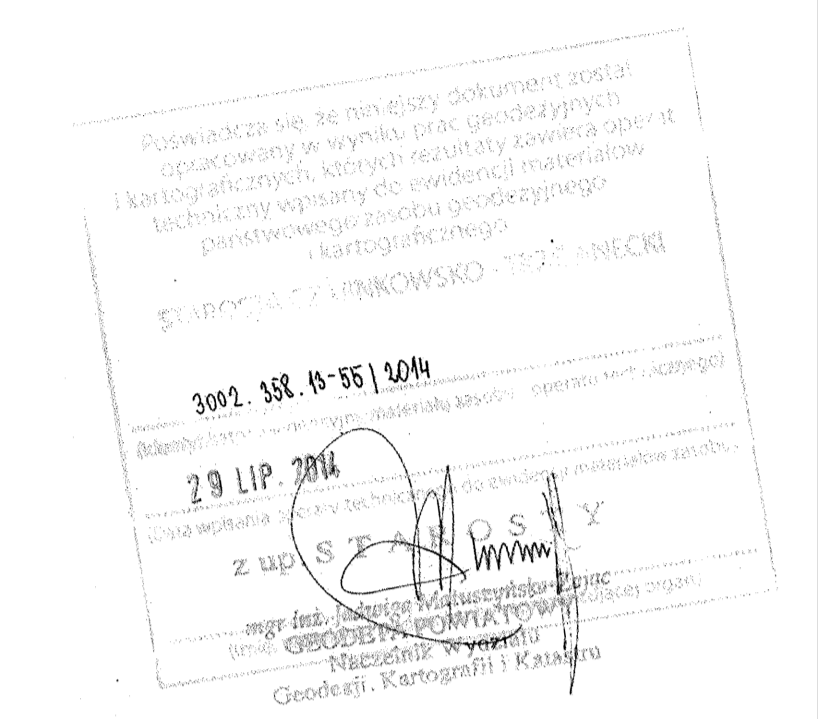

koordynata
 nr GK.6630.433.2014

koordynata
 nr GK.6630.405.2014

LEGENDA:

- slup h=9m / wysięgnik dt. 1,1m / nachylenie opraw względem jezdnii 0°
- Proj. linia kablowa oświetlenia ulicznego typu YAKY 4x25 mm² długości 574/682 m

Jednostka projektowa:	PAEL - Projekt	mgr inż. Jarosław Pałasz ul. 27 Sycznia 49/4 64-980 Trzcianka
Investor:		Gmina Miasta Czarnków Plac Wolności 6 64-700 Czarnków
Objekt:	Przebudowa ul. Wodnej w m. Czarnków - oświetlenie uliczne	
Temat rys.:	Projekt zagospodarowania terenu	
Projektant:	mgr inż. Jarosław Pałasz upr. proj. GP-7342/1619/9192	
Elektryczna	1:500	1